



*consorcio de abastecimiento
de aguas a fuerteventura*

PRODUCCION
Nº Exp.: C S 11/17
Ref.: ECH


ANEXO II

Esquemas Unifilares - Planos



consorcio de abastecimiento
de aguas a fuerteventura

PRODUCCION
N° Exp.: C S 11/17
Ref.: ECH

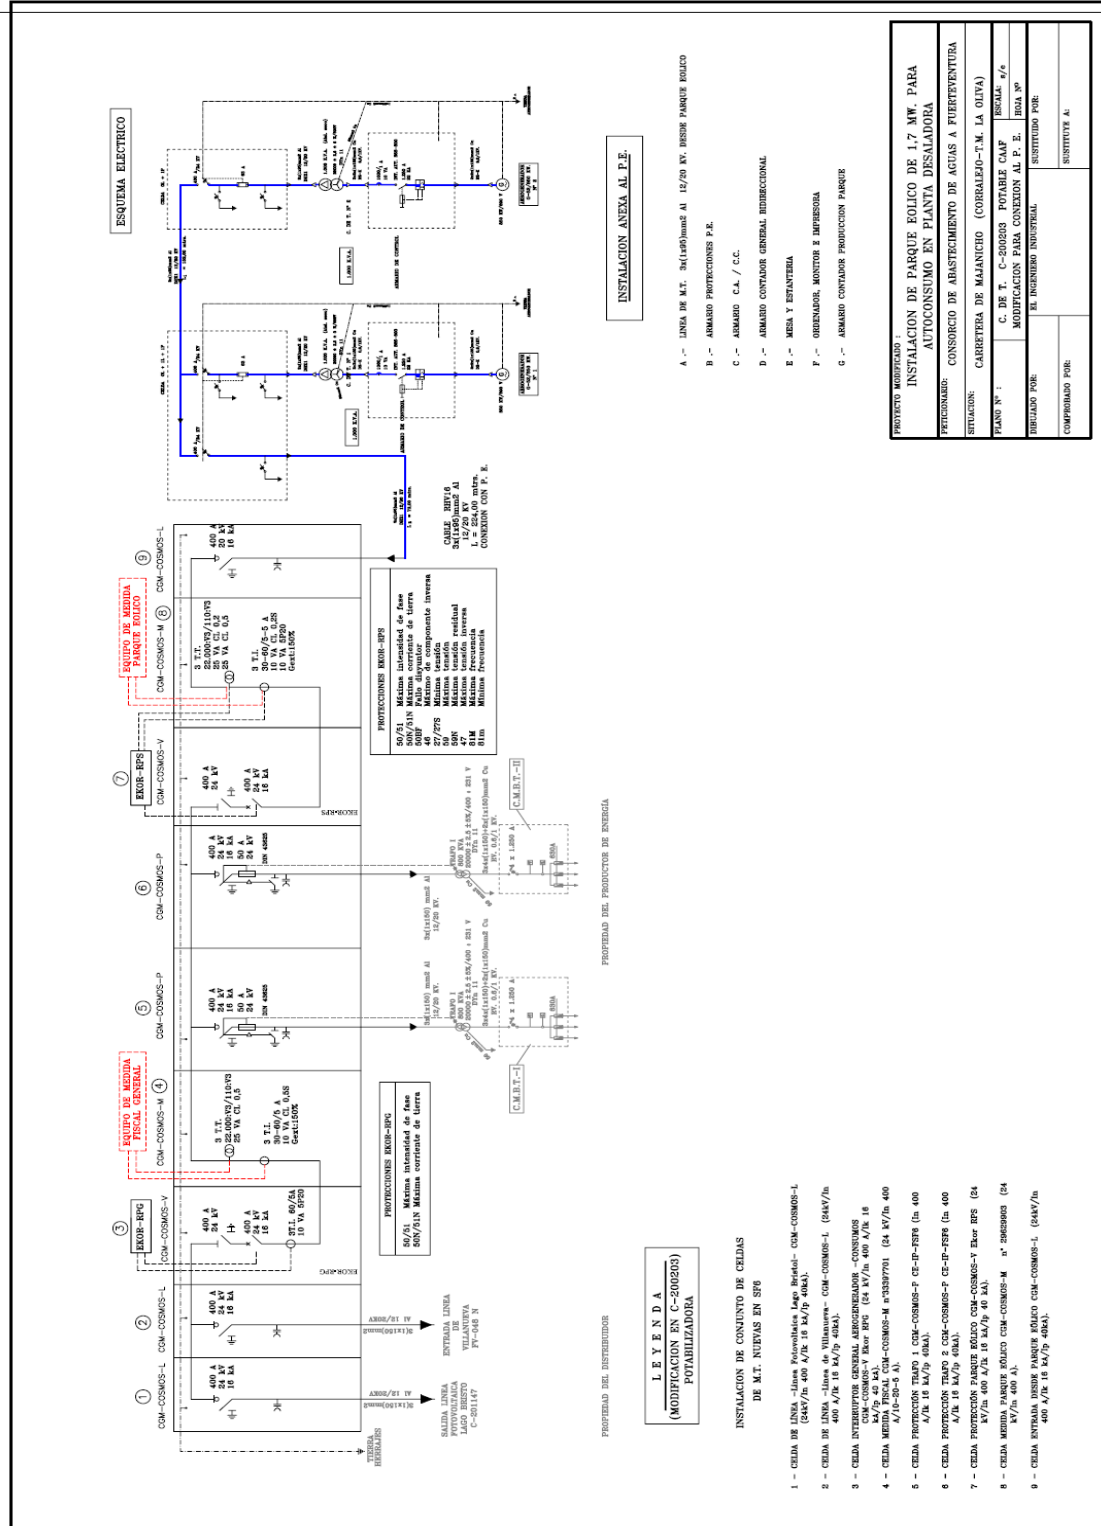

INSTALACION ANEXA AL P.E.

PROPIEDAD DEL PRODUCTOR DE ENERGIA

LEYENDA
(MODIFICACION EN C-500203)
POTABILIZADORA

INSTALACION DE CONJUNTO DE CELDAS
DE M.T. NUEVAS EN SFO

- 1 - CELDA DE LÍNEA - Línea Potabilizadora Lago Brindis- COM-COSMOS-L (24Kv/ln 400 A/18 kA/19 40kA).
- 2 - CELDA DE LÍNEA - Línea de Villanueva- COM-COSMOS-L (24Kv/ln 400 A/18 kA/19 40kA).
- 3 - CELDA INTERRUPTOR GENERAL AEROGENERADOR - CONSUMOS COM-COSMOS-Y Ekor RPS (24 Kv/ln 400 A/18 kA/19 40 kA).
- 4 - CELDA MEDIDA FISCAL COM-COSMOS-M n°3359731 (24 Kv/ln 400 A/18-35-5 A).
- 5 - CELDA PROTECCION TIPO 1 COM-COSMOS-P CE-PP-RPS (ln 400 A/18 kA/19 40kA).
- 6 - CELDA PROTECCION TIPO 2 COM-COSMOS-P CE-PP-RPS (ln 400 A/18 kA/19 40kA).
- 7 - CELDA PROTECCION TIPO 3 COM-COSMOS-P CE-PP-RPS (ln 400 A/18 kA/19 40kA).
- 8 - CELDA MEDIDA PARQUE EOLICO COM-COSMOS-M n° 3359903 (24 Kv/ln 400 A).
- 9 - CELDA ENTRADA DESDE PARQUE EOLICO COM-COSMOS-L (24Kv/ln 400 A/18 kA/19 40kA).


- A.- LINEA DE M.T. 3x(110)mm² AI 12/20 KV. DESDE PARQUE EOLICO
- B.- ARMARIO PROTECCIONES P.E.
- C.- ARMARIO C.A. / C.C.
- D.- ARMARIO CONTADOR GENERAL INDIRCCIONAL
- E.- MESA Y ESTANTERIA
- F.- ORDENADOR, MONITOR E IMPRESORA
- G.- ARMARIO CONTADOR PRODUCCION PARQUE

PROYECTO MODIFICADO :	INSTALACION DE PARQUE EOLICO DE 1.7 MW. PARA AUTOCONSUMO EN PLANTA DESALADORA
PROYECTOS:	CONSORCIO DE ABASTECIMIENTO DE AGUAS A FUERTEVENTURA
SITIO:	CARRITERA DE MAJANICHO (CORRALCITO-T.M. LA OLIVA)
PLANO N° :	C. DE T. C-500203 POTABLE CAP MODIFICACION PARA CONEXION AL P. E. LÍNEA N°
ELABORADO POR:	EL INGENIERO INDUSTRIAL
COMPROBADO POR:	SUBSTITUYE A:



consorcio de abastecimiento
de aguas a fuerteventura


PRODUCCION
Nº Exp.: C S 11/17
Ref.: ECH

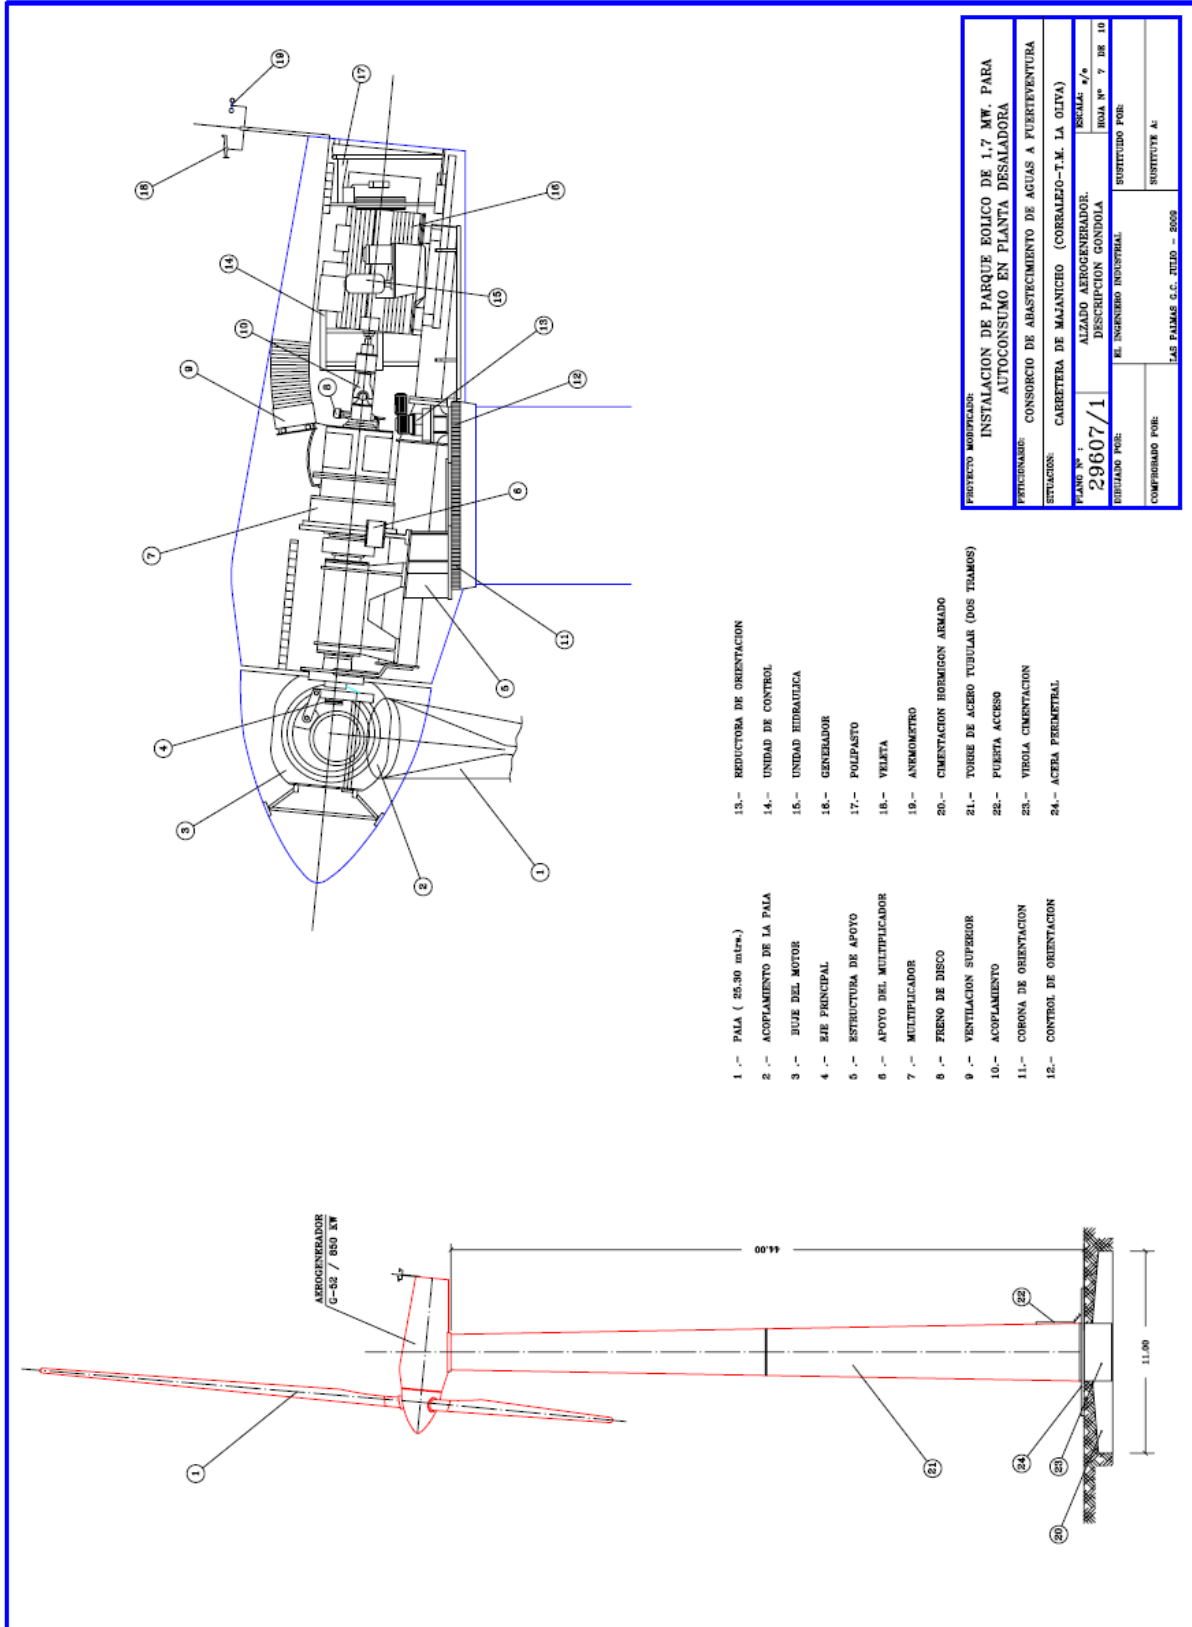



consorcio de abastecimiento
de aguas a fuerteventura

PRODUCCION
Nº Exp.: C S 11/17
Ref.: ECH

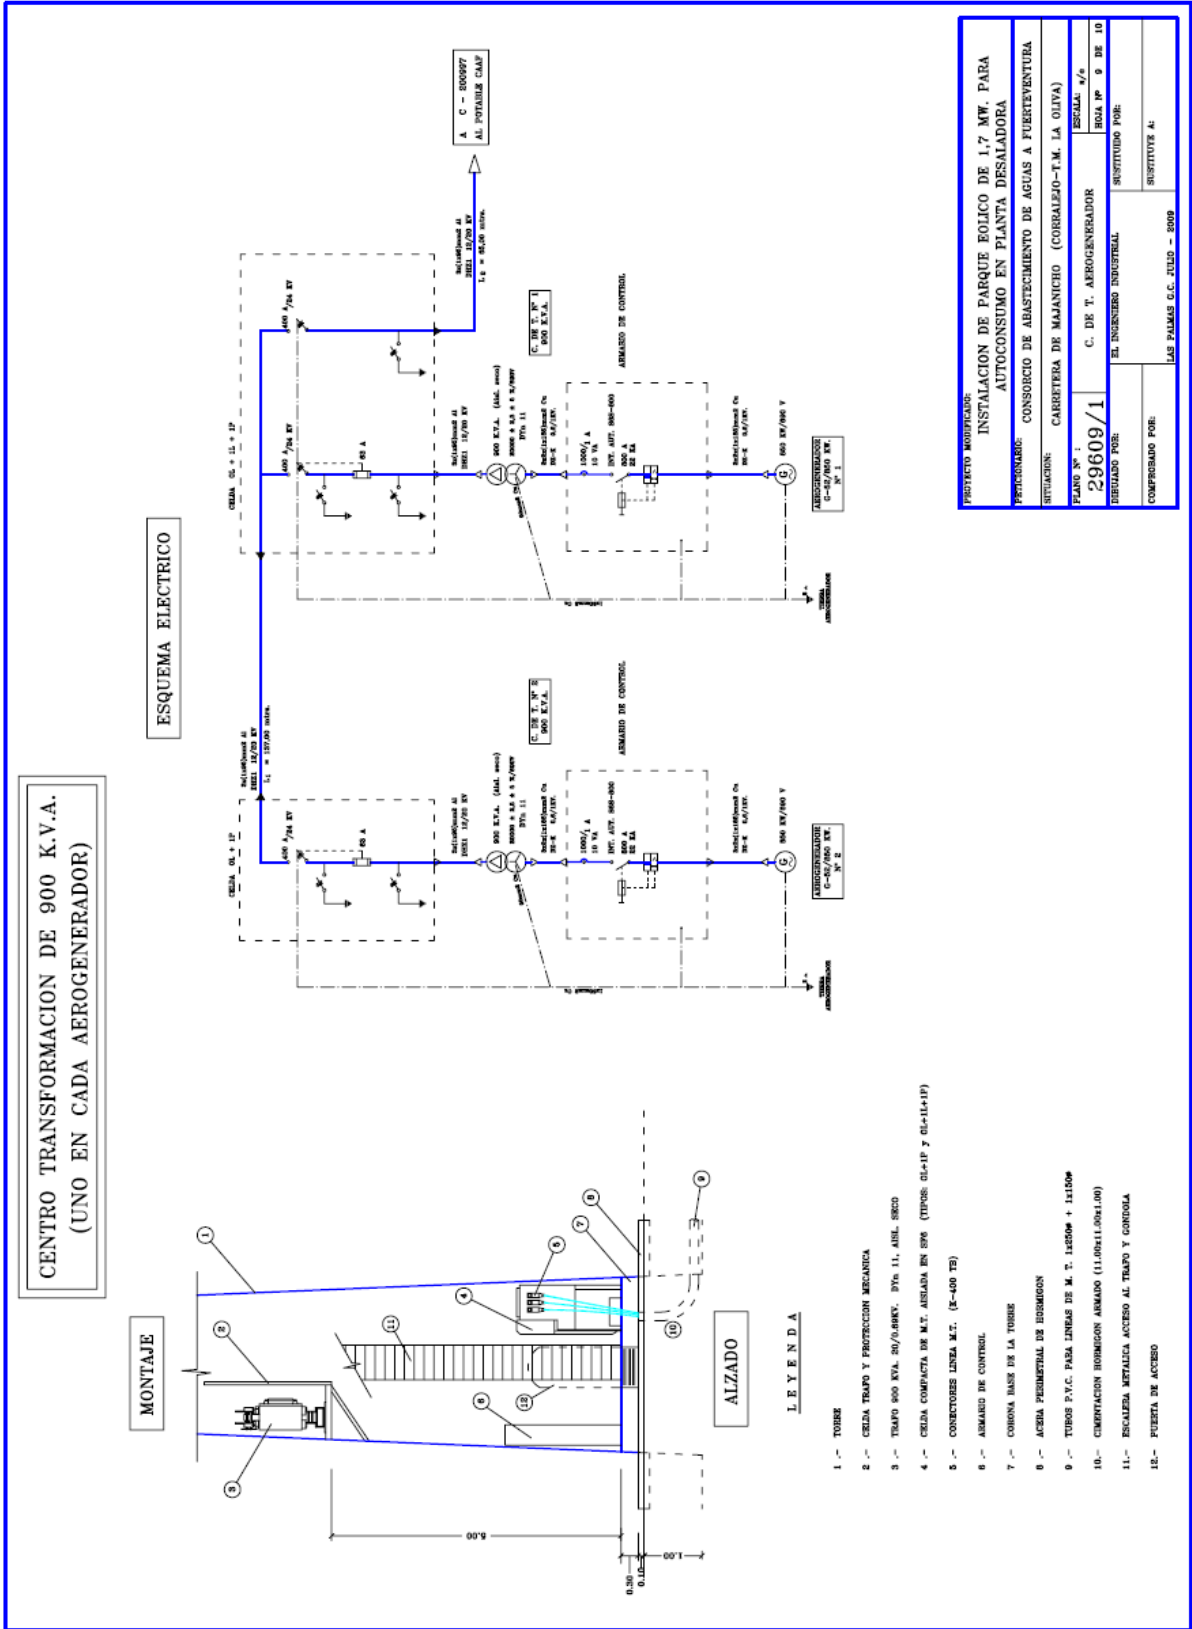


PROYECTO MODIFICADO:	
INSTALACION DE PARQUE EOLICO DE 1,7 MW. PARA AUTOSUSUMO EN PLANTA DESALADORA	
PERMISARIO: CONSORCIO DE ABASTECIMIENTO DE AGUAS A FUERTEVENTURA	
SITUACION: CARRETERA DE MAJANICHO (CORRALEJO-T.M. LA OLIVA)	
PLANO Nº :	ESCALA: n/s
29609/1	BOA Nº 9 DE 10
DEBIDADO POR:	SUSTITUIDO POR:
EL INGENIERO INDUSTRIAL	SUSTITUYE A:
COMPROMISO POR:	LAS PALMAS S.C. JULIO - 2009



consorcio de abastecimiento
de aguas a fuerteventura

PRODUCCION
Nº Exp.: C S 11/17
Ref.: ECH

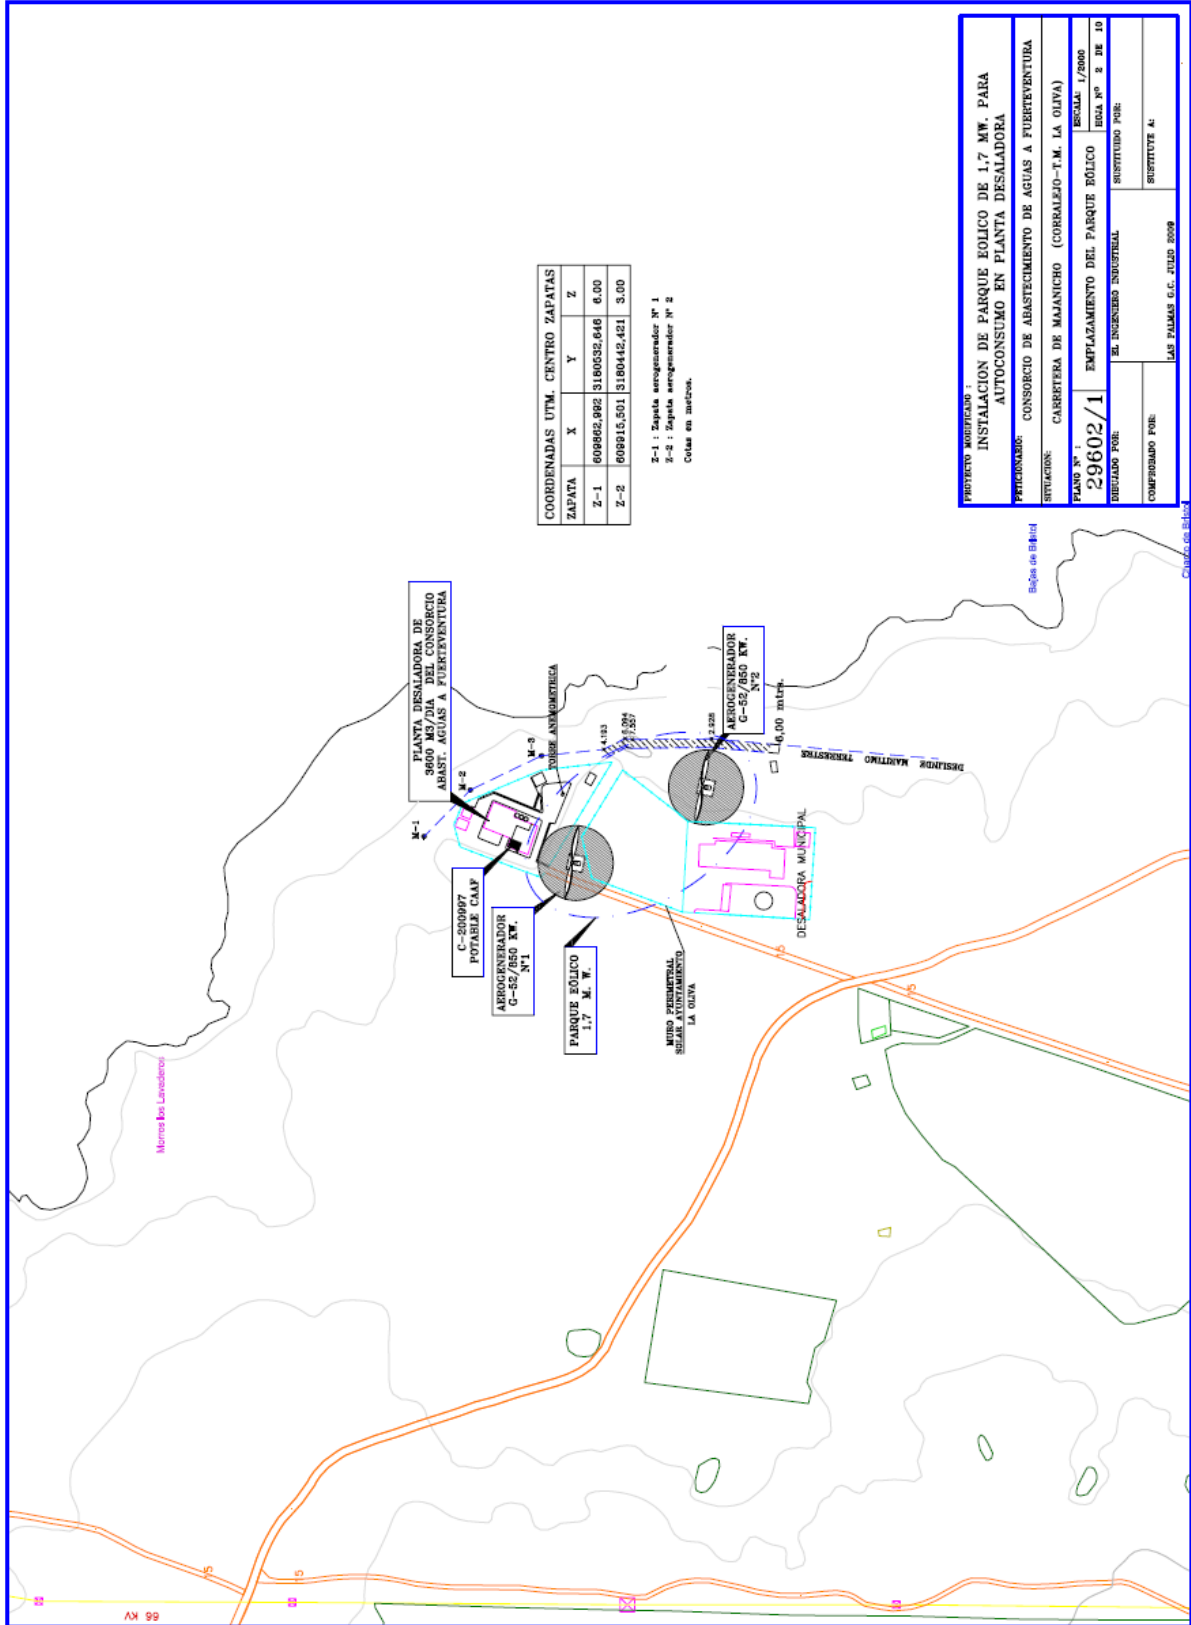

COORDENADAS UTM. CENTRO ZAPATAS			
ZAPATA	X	Y	Z
Z-1	609862.992	3180552.646	6.00
Z-2	609815.501	3180442.431	3.00

Z-1 : Zapata aerogenerador N° 1
Z-2 : Zapata aerogenerador N° 2
Cada en metros.

PROYECTO MODIFICADO :	
INSTALACION DE PARQUE EOLICO DE 1,7 MW. PARA AUTOCONSUMO EN PLANTA DESALADORA	
PATROCINADOR: CONSEJO DE ABASTECIMIENTO DE AGUAS A FUERTEVENTURA	
SITUACION: CARRITERA DE MAJANICHO (CORRALLEJO-T.M. LA OLIVA)	
PLANO N° :	ESCALA: 1/2000
29602/1	EMPLAZAMIENTO DEL PARQUE EOLICO
ELABORADO POR:	BOA N° 2 DE 10
	EL INGENIERO INDUSTRIAL
COMPROBADO POR:	SUSTITUTO A:
	LAZ PALMAS S.C. JULIO 2009